


Diana I

Diana II

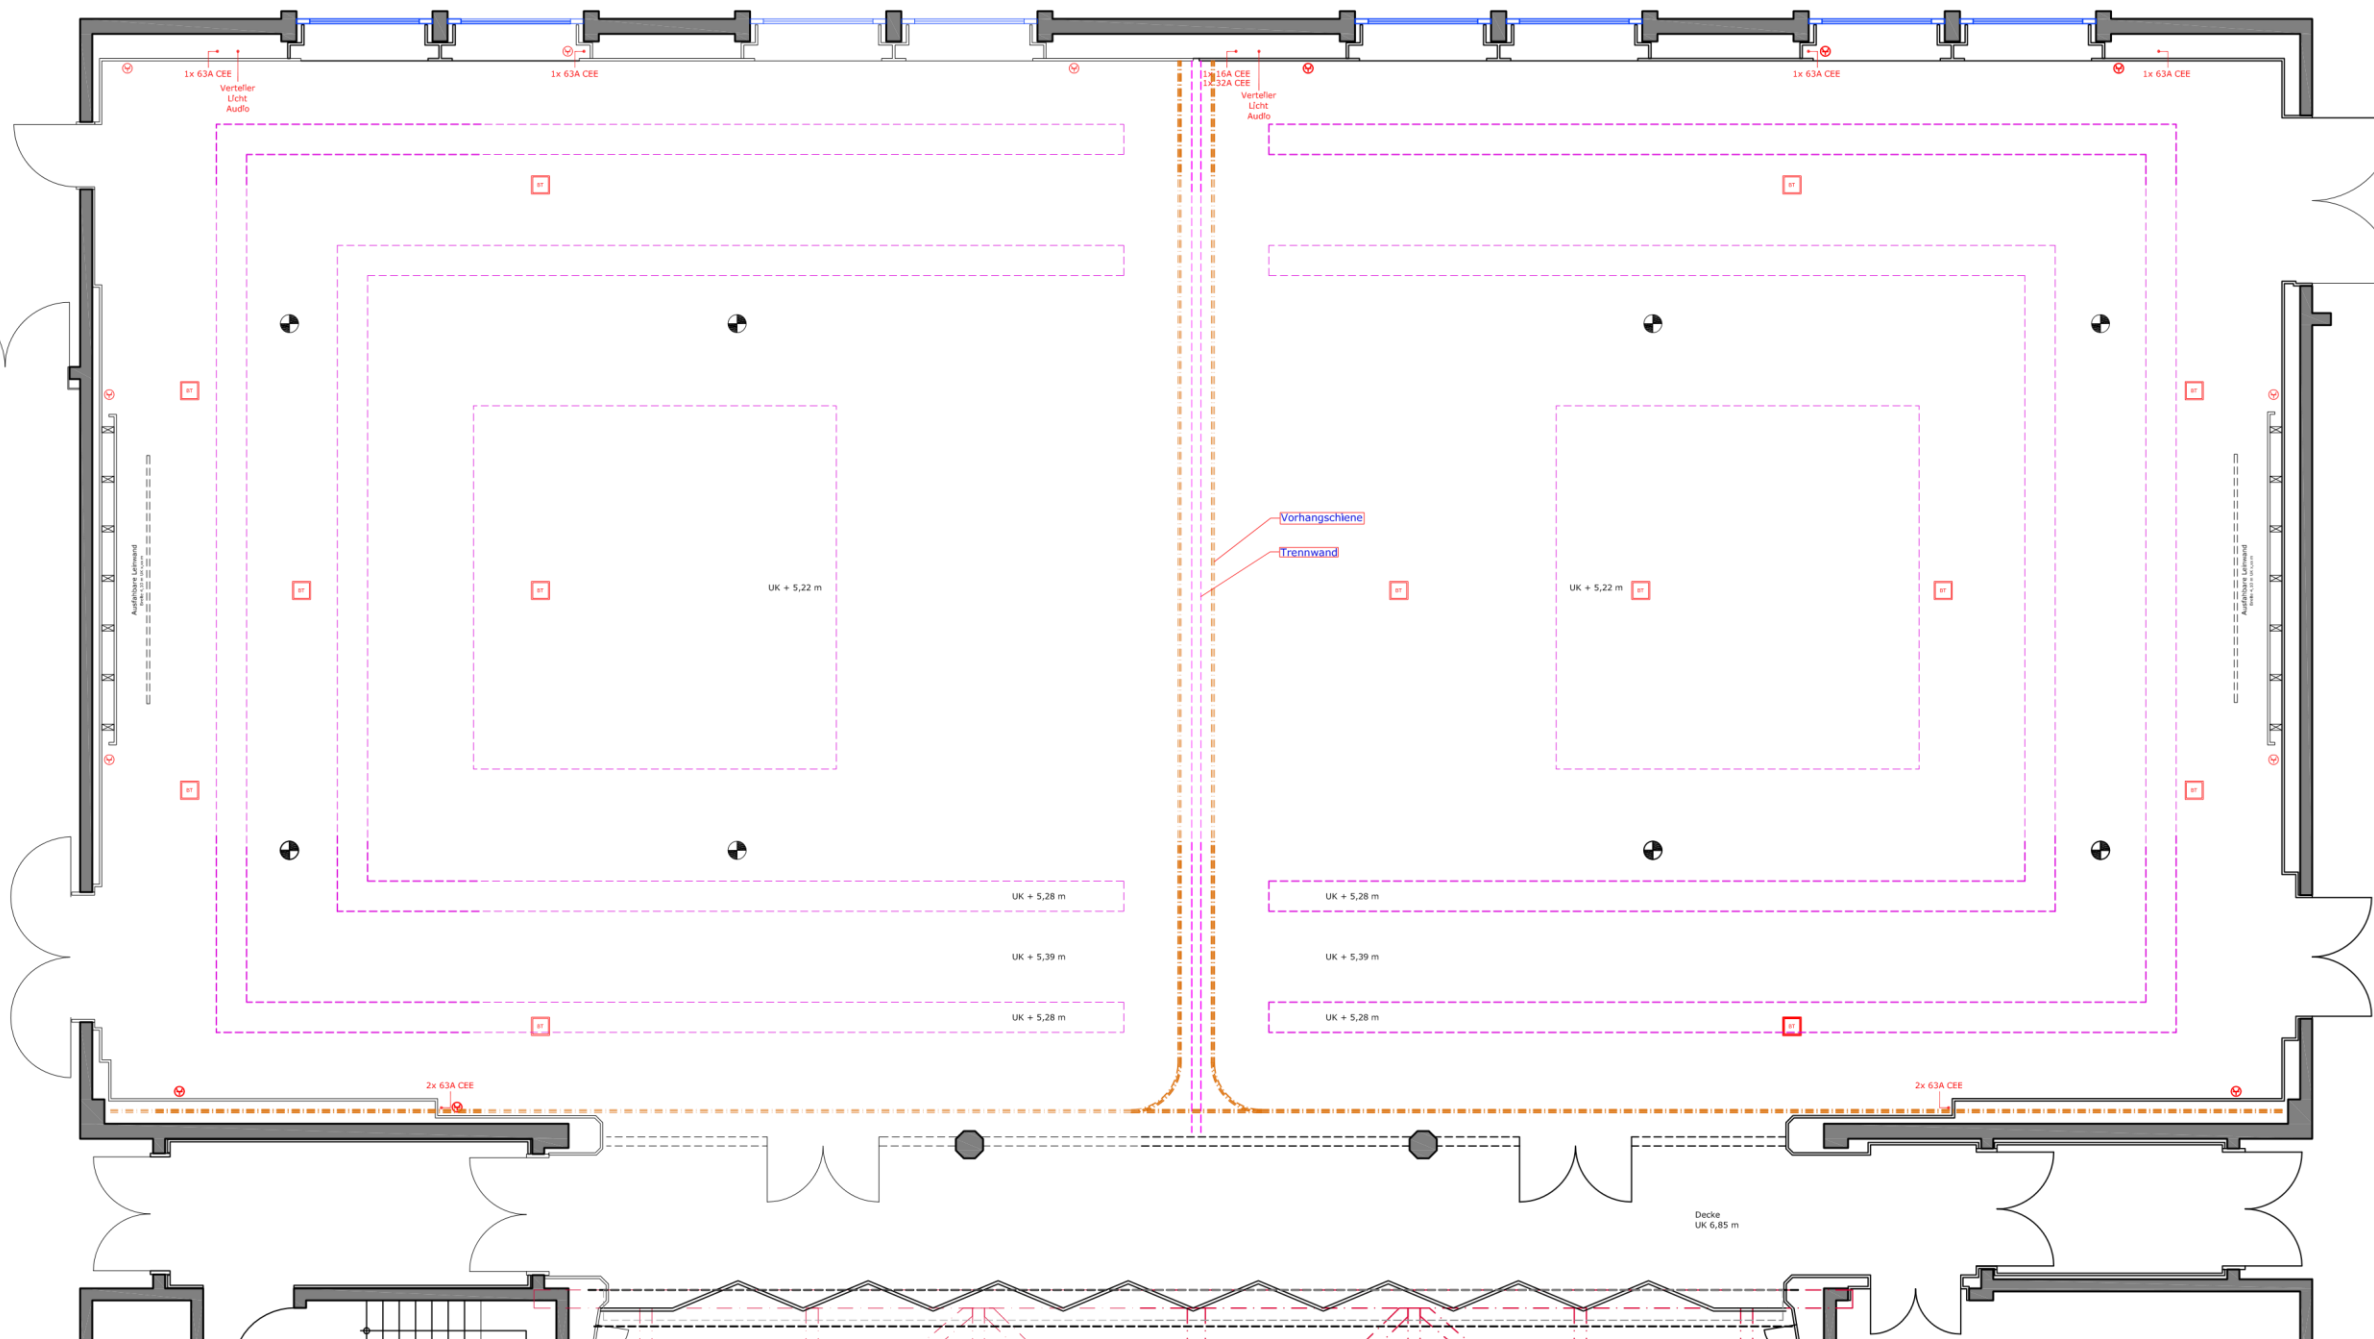

	Theatre	700
	Banquet	550
	Conference	480
	Reception	800
	U - Shape	-
	H - Shape	-

- Schuko Anschluss 230V
- Schuko Anschluss 230V
- Bodentank
- Bodentank
- Hängepunkt



Raum : Diana I + II

Plan : Grundriss

Datum : 22/01/2010  
 Maßstab : 1:125 bei A3

Autor : W. Nickisch  
 Zg. Na. : Entwurf\_Swiss\_neu.dwg

**r. heitjans**  
 projekt management gmbh

Tel.: 0211 - 16 97 64 13  
 www.heitjans.de

Alle Maße sind vor Ort zu prüfen!  
 Für diese technische Unterlage behalten wir uns alle Rechte vor. Sie darf weder vervielfältigt noch Dritten zugänglich gemacht werden.